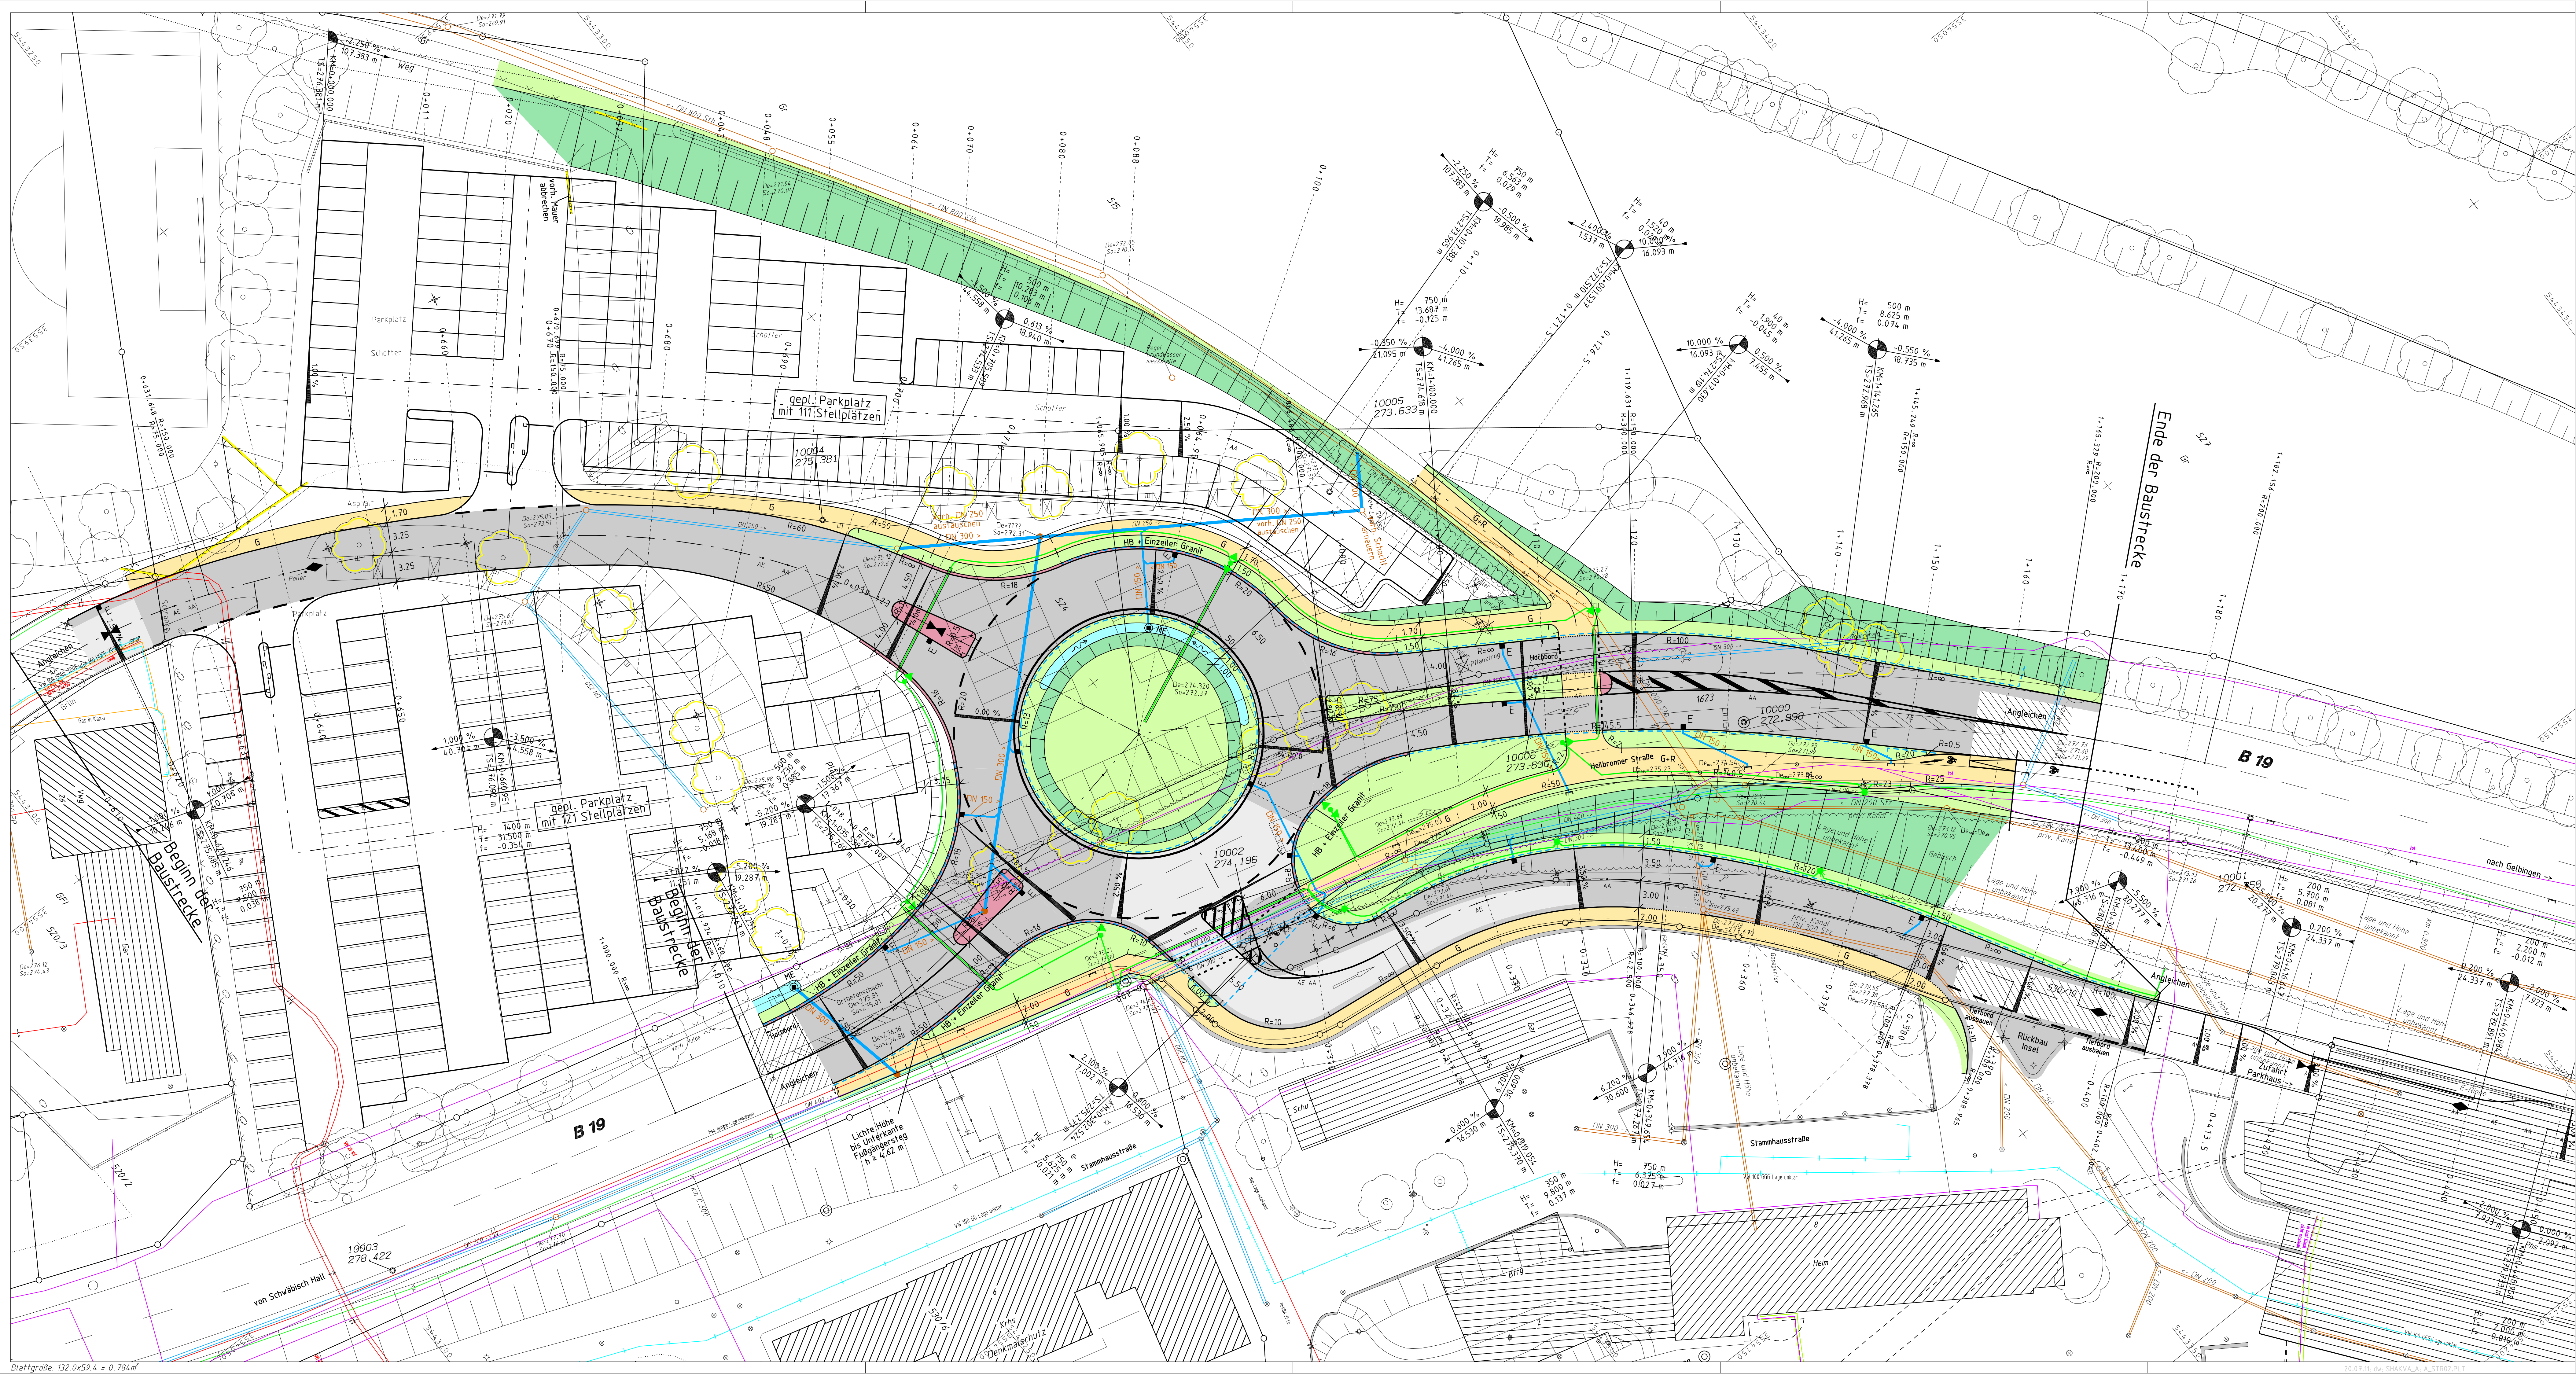




Bestand	Planung
RW-Kanal	DN 300
SW-Kanal	DN 300
Wasser	NW 125
Strom	ISO AL 111
Telefon	VG 200515wKa
Gas	VD 200
Fernwärme	
Beleuchtung	

Hinweis:
Für die Vollständigkeit der in den Plänen ein-
getragenen Leitungen wird keine Gewähr über-
nehmen. Gleiches gilt für die konkrete
Lage der Leitungen vor Ort, obwohl dieses
nach bestem Wissen ermittelt wurden. Vor Be-
ginn der Bauausführung hat der Auftragnehmer
die einzelnen Versorgungsträger direkt nach
vorhandenen Leitungen und deren Lage und Höhe
zu befragen.

ZEICHNERKLÄRUNG

 Emschneidungsböschung

 Entwässerungsböschung

 Grünstreifen

 Gehweg

 Dämmböschung

 Baugrenze

 abgebrochene Gebäude

 
 vorgesehene Grundstückszufahrt

 Neigungsbruchpunkt

 
 Hochpunkt

 Tiefpunkt

 Querneigung

 
 Emschneidungsböschung

 Entwässerungsböschung

 Grünstreifen

 Gehweg

 Dämmböschung

 Baugrenze

 abgebrochene Gebäude

 
 vorgesehene Grundstückszufahrt

 
 Neigungsbruchpunkt

 
 Hochpunkt

 Tiefpunkt

 Querneigung

 
 Emschneidungsböschung

 
 Entwässerungsböschung

 
 Grünstreifen

 
 Gehweg

 
 Dämmböschung

 Baugrenze

 
 abgebrochene Gebäude

 vorgesehene Grundstückszufahrt

 Neigungsbruchpunkt

 Hochpunkt

 Tiefpunkt

 Querneigung

Stand Kalaster: 12.10.2006
Stand Geländeaufnahme: 2.03.2011
Hohenbezug: Normalnull (NN)

Nr.	Art der Änderung	Datum	Name

Entwurfsbearbeitung	PLANUNGSGESELLSCHAFT MBH BERATUNDE INGENIEURE VBI ALSTADT 36 • 74613 ÖHRINGEN FON 07941 / 9241-0 • FAX 9241-30 INFO@MOERGENTHALER.DE WWW.MOERGENTHALER.DE	Datum	Zeichen
		10.05.11	TK
		10.05.11	DW
		10.05.2011	

**Stadt
Schwäbisch Hall**

**Neubau KVP
Heilbronner Str./DIAK/Auwiese
in Schwäbisch Hall
AUSFÜHRUNGSPLANUNG**

**Lageplan 2 Kreisverkehr
und Erschließungsstraßen**

Maßstab: 1:250

Vorabzug

Genehmigt: