 






GEMEINDE
BRAUNSBACH

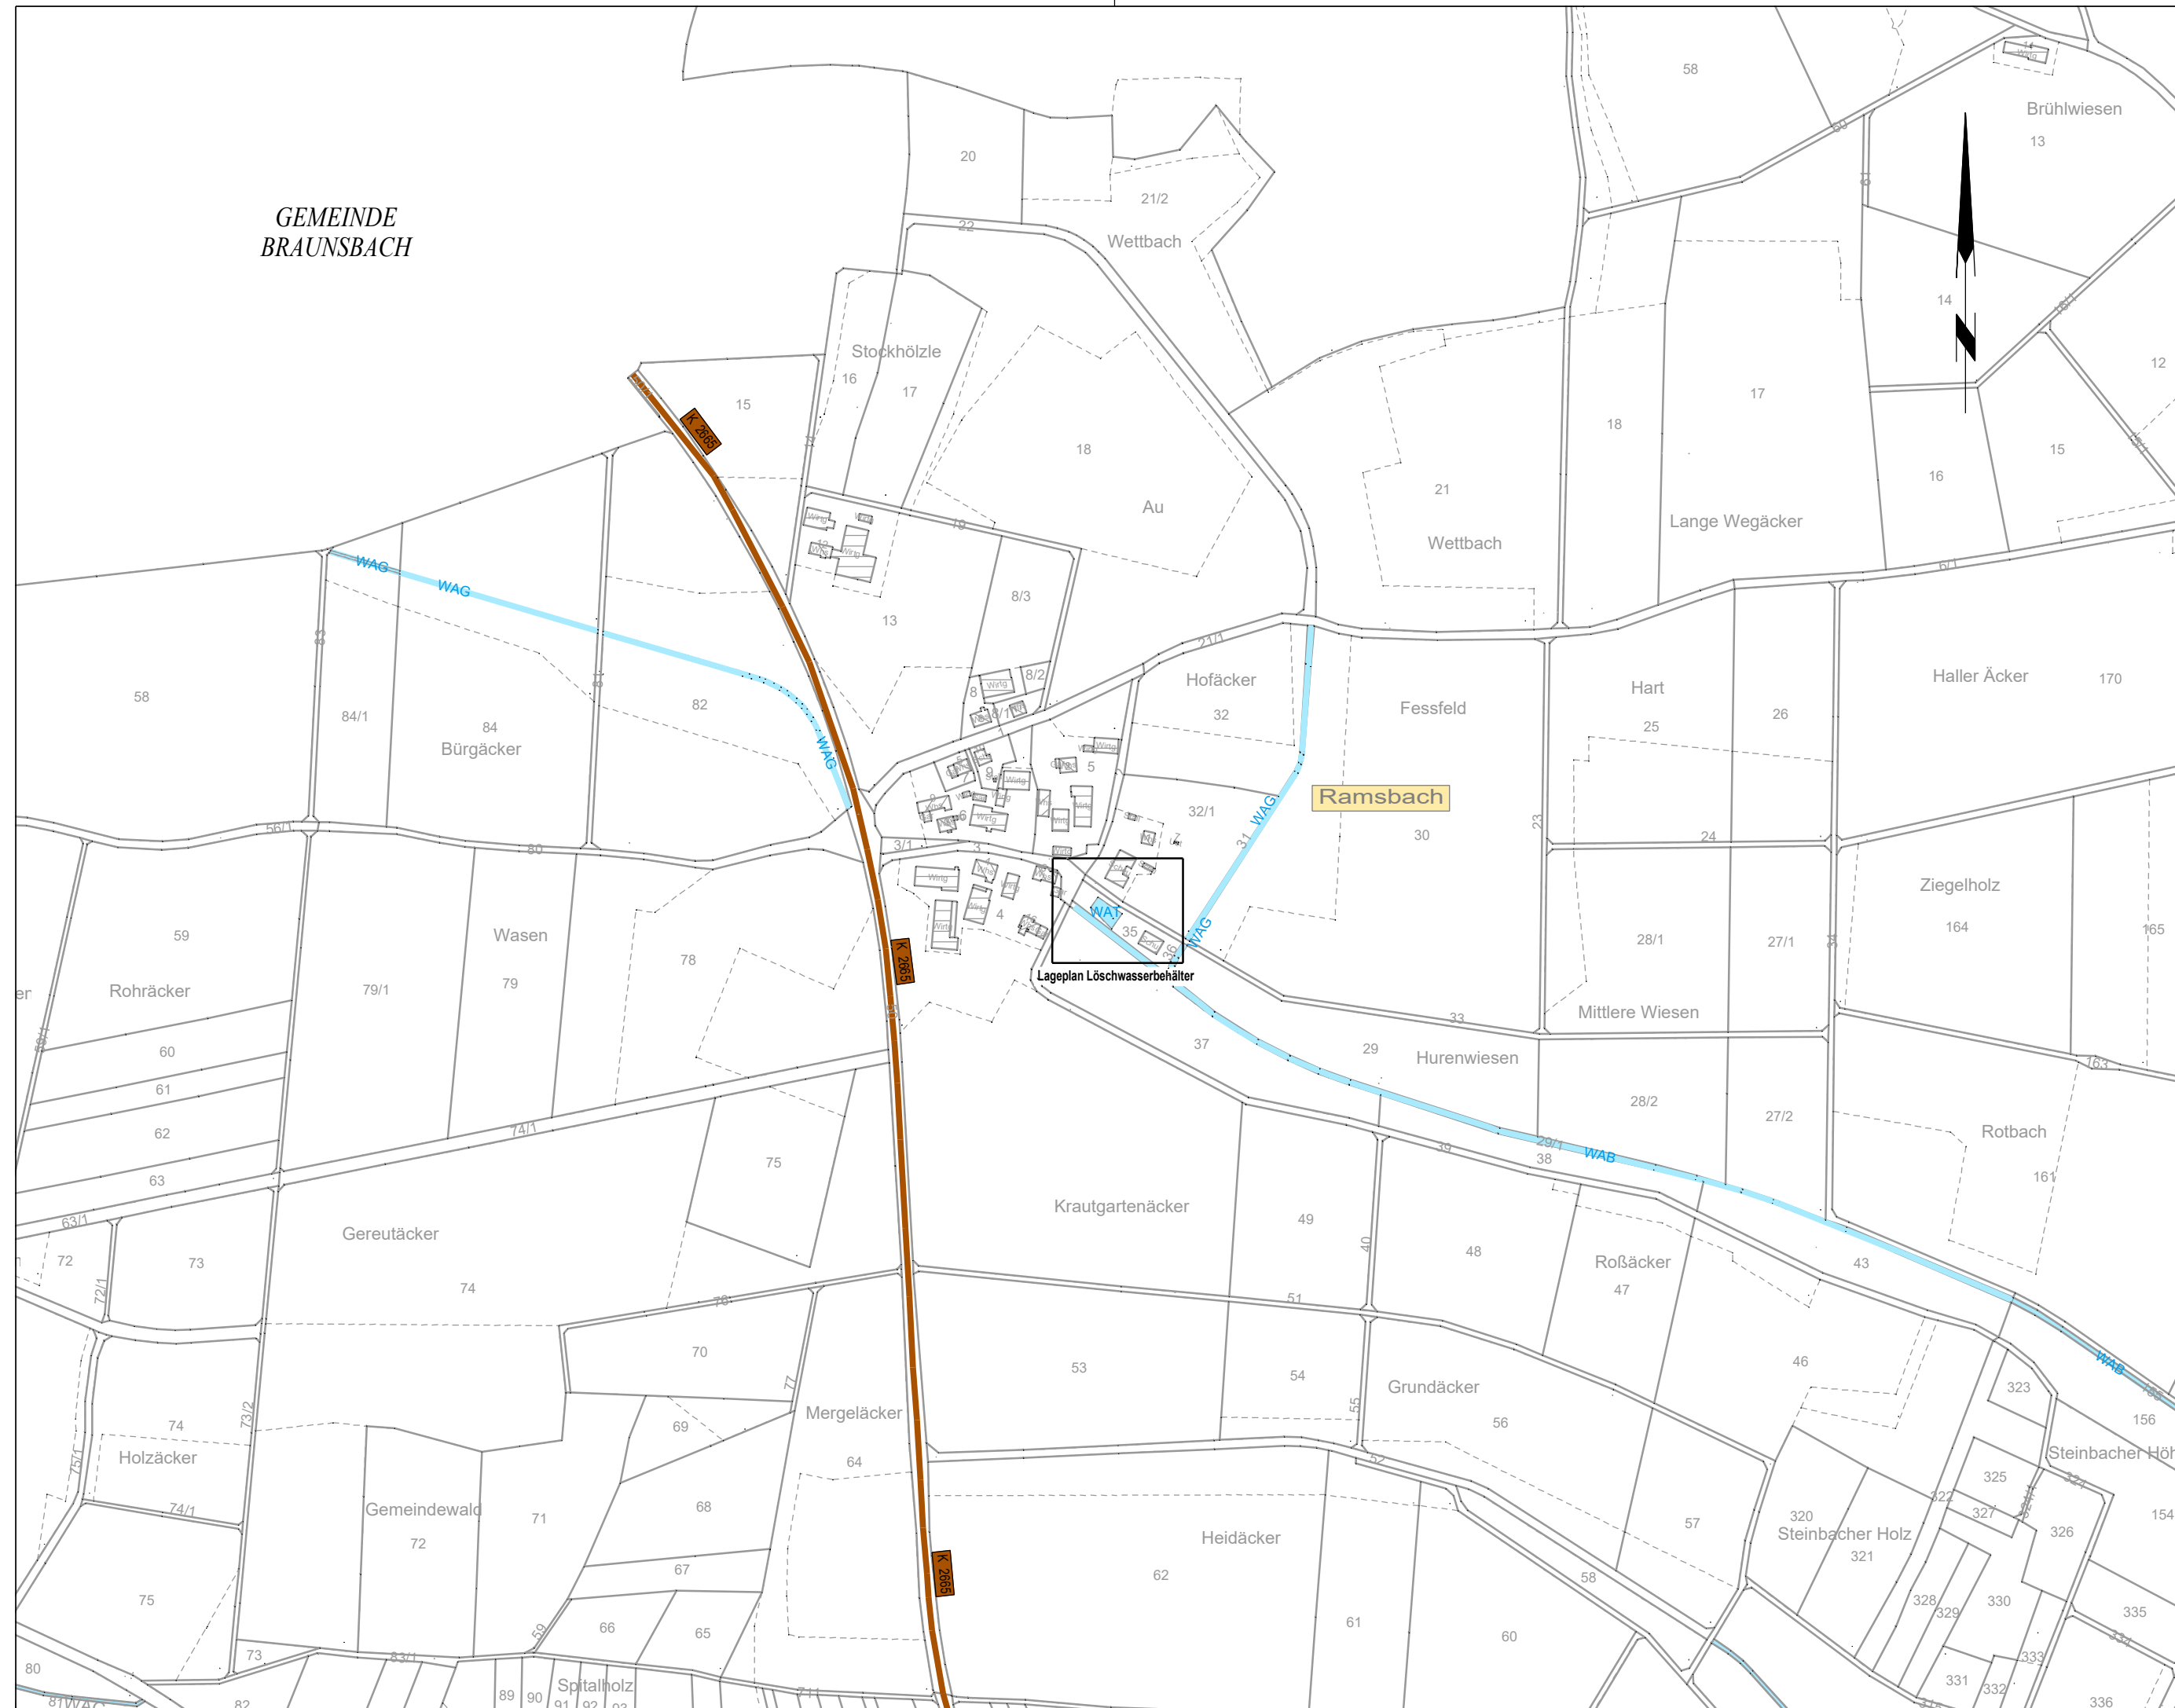

E					
D					
C					
B					
A					
Index	Datum	Zeichen	Ersetzt Plan	Art der Änderung	
 Schwäbisch Hall			Stadt Schwäbisch Hall Neubau Löschwasserbehälter Flurstück 35 in Ramsbach - Vorplanung -		
Projekt Nr.: 23-0425-SH		Format(b/h): 580 mm x 297 mm		Datum	Zeichen
Pfad: n:\ 0425-SH-VP		Planausschn.: 001		bearbeitet	05/2023 ME
Planfolge: 1. PVP_U_0_3500		4.		konstruiert	05/2023 KK
2.		5.		geprüft	05/2023 ME
3.		6.			
			Klosterstraße 7 74523 Schwäbisch Hall Telefon 0791 493857-0 Telefax 0791 493857-50 E-Mail info-sha@i-p-e.biz Website www.i-p-e.biz		
Plannummer: VP_U02.0-01					
Anlage: 2					
Maßstab: 1:5000					
<h2>Übersichtslageplan</h2>					
Aufgestellt: Schwäbisch Hall, den 26.05.2023			Für die Stadt Schwäbisch Hall: Schwäbisch Hall, den		
Eissing					